

Miejscowość: SIDRA
 Obręb: 0022 SIDRA
 Jednostka ewidencyjna: 2011072 Sidra
 Mapa numer 235.242.083 i 235.242.084

MAPA DO CELÓW PROJEKTOWYCH
 Skala 1 : 1000

Wykaz punktów osnowy klasy I-III
 brak

Układ współrzędnych płaskich: 1985/II
 Układ wysokości: Kronsztad 1980


Wykonawca:

Rejonowe Biuro Geodezji
 Andrzej Krzysztof Kostera
 16-100 Sokółka, ul. Piłsudskiego 8
 Tel. 60920771 857112714

Sporządził:
 Geodeta uprawniony
 Andrzej Krzysztof Kostera
 Nr upr. 13149

Sokółka, 16.11.2013 Nr rob. 220 /2013

Mapa aktualna na dzień 16.11.2013
 Numer kancelaryjny 2011072-822013

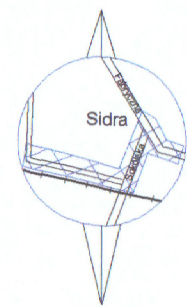

STAROSTWO POWIATOWE W BIALYMSTOKU
 WYDZIAŁ GEODEZJI, KATASTRU I INŻYNIERSTWA
 POWIATOWY OŚRODEK DOKUMENTACJI
 GEODEZYJNEJ I KARTOGRAFICZNEJ

W obszarze oznaczonym linią... dokonano aktualizacji... Dokumenty z pomiaru uzupelnającego przytlo do zasobu powiatowego w dniu 07.12.2013 i zaewidencjonowano pod nr 2011072-822013

Niniejsza mapa może służyć do celów projektowych

Projektowane obiekty budowlane wymagają pozwolenia na budowę połączoną z wytyczeniem i przyłączeniowymi wykonawcą przez jednostki uprawnione do wykonywania prac geodezyjnych.

Sokółka, dn. 27.11.2013

Z. up. Stąpusty

inż. Krystyna Czajkowska
 inż. Kierownik Zespołu Usług
 Wydział Geodezji, Katastru i Inżynierstwa

Uwaga:
 Poza wykazanymi na niniejszej mapie urządzeniami podziemnymi nie wyklucza się istnienia w terenie urządzeń podziemnych, o których brak było informacji branżowych i nie zostały odnotowane w czasie inwentaryzacji.

Na opracowywanym obszarze nie ustalono czy wykazane grunty są obciążone służebnościami gruntowymi ujawnionymi w księgach wieczystych.

Uztyłek oznaczony jako (Lz) nie jest wykazany w operacie ewidencyjnym.

Telekomunikacja Polska S.A.
 Techniczna Obsługa Klienta
 Wydział Ewidencji i Zarządzania Danymi
 o Infrastrukturze Warszawa
 ul. Brzeska 24, 03-737 Warszawa

Uzgodniono sposób zabezpieczenia istniejących urządzeń telekomunikacyjnych na skrzyżowaniu z projektowanym siecią wodociągową i kanalizacją sanitarną wg załączonych rysunków nr...
 Prace ziemne w pobliżu istniejących urządzeń telekomunikacyjnych wykonać ręcznie.

Wszelkie konsekwencje finansowe i prawne w przypadku uszkodzenia naszych urządzeń poniesie inwestor inwestycji podstawowej.

Inwestor jest zobowiązany zgłosić do TP prace min. na 14 dni przed przystąpieniem do robót. Tryb i zasady zgłoszenia dostępne są na stronie: www.orange.pl/wniosekadzor.

Wykonywanie prac na sieci TP bez zgłoszenia jest naruszeniem własności TP i będzie zgłaszane organom ścigania.

*Mp. nr 29172/107/SCV/19/2014
 z dn. 02.01.2014
 K. Opatka*

PROJEKT ZAGOSPODAROWANIA TERENU PROJEKT WYKONAWCZY

- BUDOWY SIECI WODOCIĄGOWEJ I KANALIZACJI SANITARNEJ DO BUDYNKÓW MIESZKAŁNYCH PRZY UL. KOLEJOWEJ, SOKÓLSKIEJ WRAZ Z PRZYŁĄCZAMI
 - BUDOWY SIECI KANALIZACJI SANITARNEJ W UL. FABRYCZNEJ WRAZ Z PRZYŁĄCZAMI
- W MIEJSCOWOŚCI SIDRA, GM. SIDRA, POW. SOKÓŁKA


Wojewódzki Zarząd Melioracji i Urządzeń Wodnych w Białymstoku
 Oddział Terenowy Białystok
 Inspektorat w Sokółce
 16-100 Sokółka, ul. Wodna 7
 tel./fax 85-711-29-45

PLAN SYTUACYJNY 1:1000

„W obrębie projektowanej inwestycji nie występują urządzenia melioracyjne figurujące na ewidencji wód, urządzeń melioracji wodnych oraz zmeliorowanych gruntów”
 3.01.2014 r. M. Łazewski

OZNACZENIA:

- projektowana sieć K.S. z przyłączami
- projektowana sieć wodociągowa z przyłączami
- np. 786/5 — oznaczenie numerów działek terenu objętego wnioskiem 761/10
- istn. kanalizacja sanitarna
- istn. sieć wodociągowa
- istn. kable teletechniczne
- istn. kanalizacja deszczowa/drenażowa

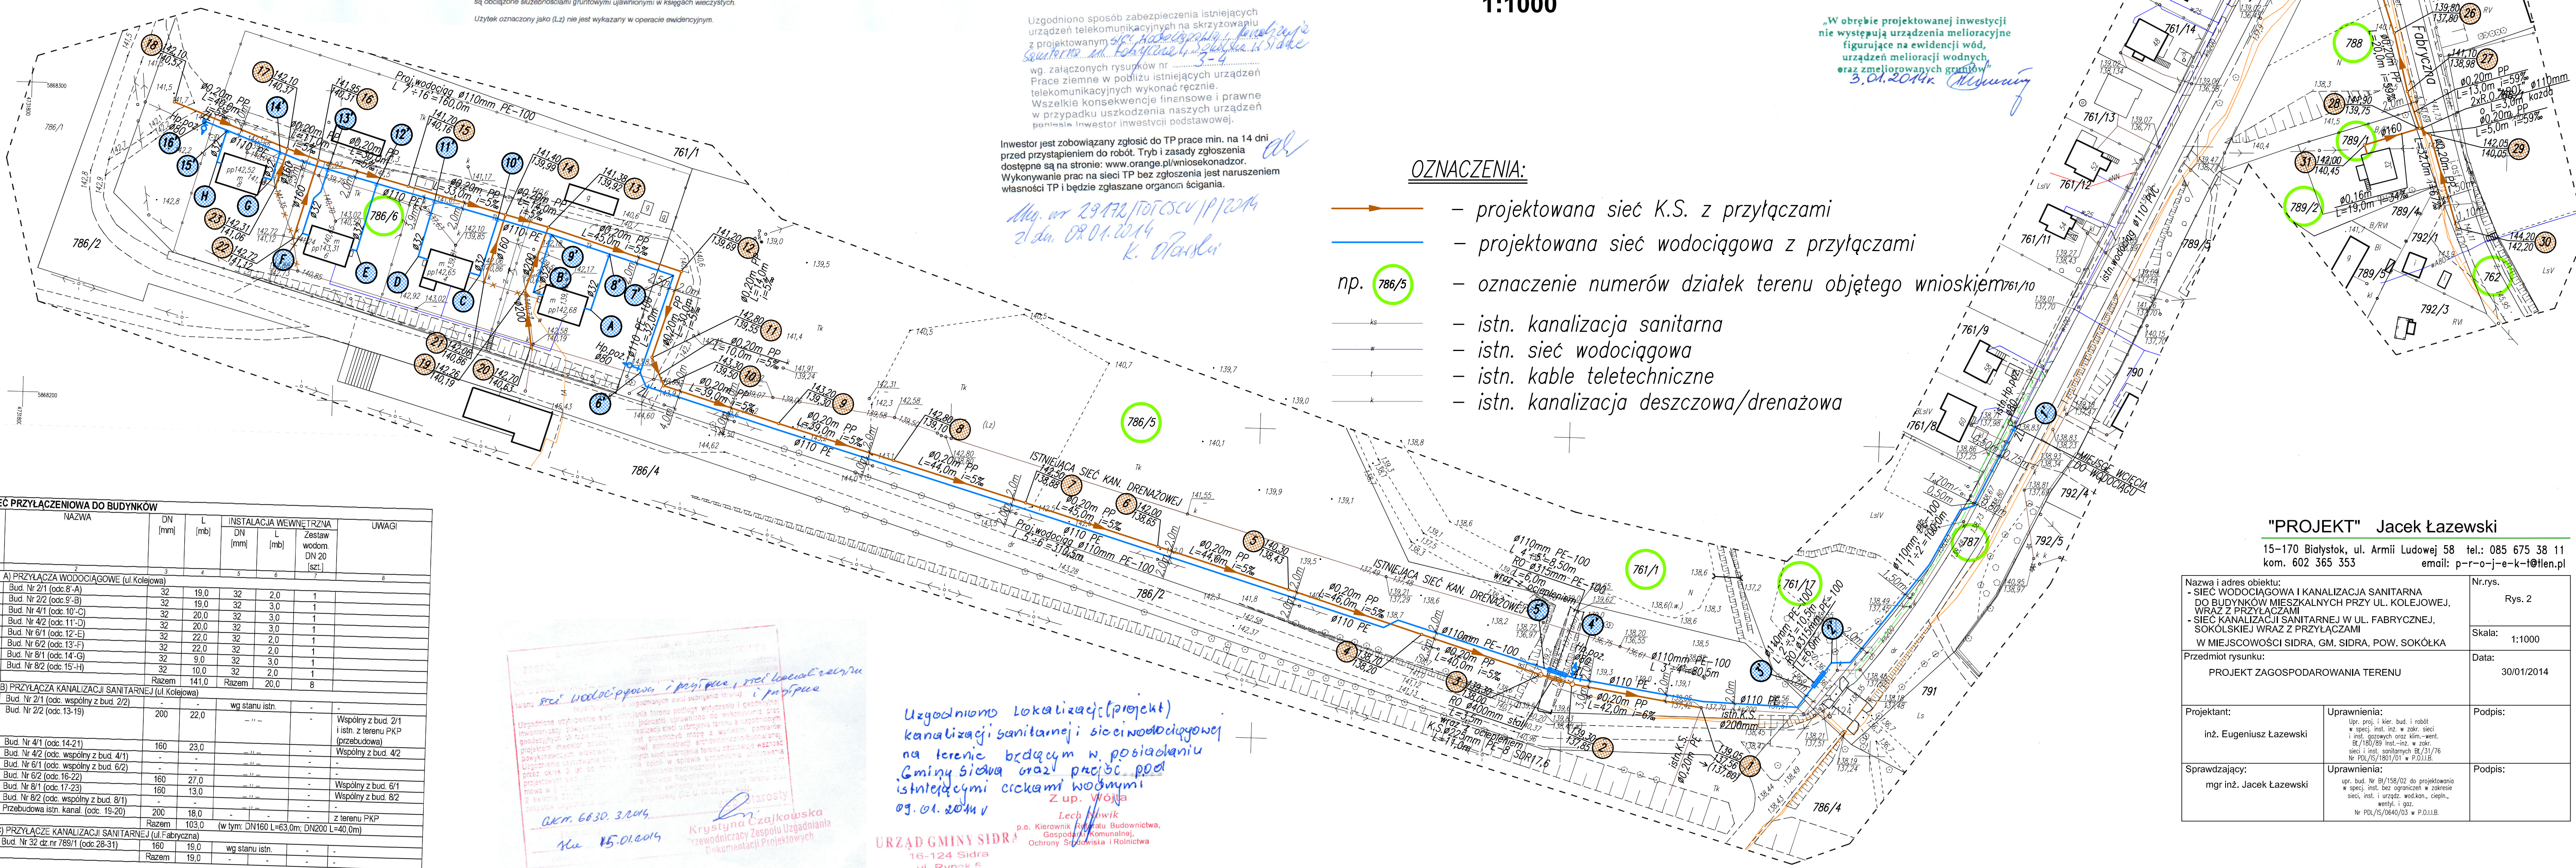

Lp	NAZWA	DN (mm)	L (mb)	INSTALACJA WEWNĘTRZNA DN (mm)	L (mb)	Zestaw wodom. DN 20 (szt.)	UWAGI
A) PRZYŁĄCZA WODOCIĄGOWE (ul. Kolejowa)							
1	Bud. Nr 2/1 (odc. 8'-A)	32	19,0	32	2,0	1	
2	Bud. Nr 2/2 (odc. 9'-B)	32	19,0	32	3,0	1	
3	Bud. Nr 4/1 (odc. 10'-C)	32	20,0	32	3,0	1	
4	Bud. Nr 4/2 (odc. 11'-D)	32	20,0	32	3,0	1	
5	Bud. Nr 6/1 (odc. 12'-E)	32	22,0	32	2,0	1	
6	Bud. Nr 6/2 (odc. 13'-F)	32	22,0	32	2,0	1	
7	Bud. Nr 8/1 (odc. 14'-G)	32	9,0	32	3,0	1	
8	Bud. Nr 8/2 (odc. 15'-H)	32	10,0	32	2,0	1	
	Razem		141,0	Razem	20,0	8	
B) PRZYŁĄCZA KANALIZACJI SANITARNEJ (ul. Kolejowa)							
1	Bud. Nr 2/1 (odc. wspólny z bud. 2/2)			wg stanu istn.			
2	Bud. Nr 2/2 (odc. 13-15)	200	22,0				Wspólny z bud. 2/1 i istn. z terenu PKP (przebudowa)
3	Bud. Nr 4/1 (odc. 14-21)	160	23,0				Wspólny z bud. 4/2
4	Bud. Nr 4/2 (odc. wspólny z bud. 4/1)						Wspólny z bud. 4/2
5	Bud. Nr 6/1 (odc. wspólny z bud. 6/2)						Wspólny z bud. 6/1
6	Bud. Nr 6/2 (odc. 16-22)	160	27,0				Wspólny z bud. 6/1
7	Bud. Nr 8/1 (odc. 17-23)	160	13,0				Wspólny z bud. 8/2
8	Bud. Nr 8/2 (odc. wspólny z bud. 8/1)						Wspólny z bud. 8/2
9	Przebudowa istn. kanal. (odc. 19-20)	200	18,0				z terenu PKP
	Razem		103,0	(w tym: DN160 L=63,0m; DN200 L=40,0m)			
C) PRZYŁĄCZA KANALIZACJI SANITARNEJ (ul. Fabryczna)							
10	Bud. Nr 32 z nr 789/1 (odc. 28-31)	160	19,0				wg stanu istn.
	Razem		19,0				

Uzgodniono lokalizację (projekt) kanalizacji sanitarnej i sieci wodociągowej na terenie będącym w posiadaniu Gminy Sidra oraz przebieg pod istniejącymi ciekami wodnymi

03.01.2014 r.

Z. up. Wójcik
 Lech Wójcik
 p.o. Kierownik Zespołu Usług
 Gospodarki Komunalnej,
 Ochrony Środowiska i Rolnictwa

URZĄD GMINY SIDRA
 16-124 Sidra
 ul. Rynek 5

"PROJEKT" Jacek Łazewski
 15-170 Białystok, ul. Armii Ludowej 58 tel.: 085 675 38 11
 kom. 602 365 353 email: p-r-o-j-e-k-t@tlen.pl

Nazwa i adres obiektu: SIEĆ WODOCIĄGOWA I KANALIZACJA SANITARNA DO BUDYNKÓW MIESZKAŁNYCH PRZY UL. KOLEJOWEJ, WRAZ Z PRZYŁĄCZAMI	Nr.rys. Rys. 2
SIEĆ KANALIZACJI SANITARNEJ W UL. FABRYCZNEJ, SOKÓLSKIEJ WRAZ Z PRZYŁĄCZAMI	Skala: 1:1000
W MIEJSCOWOŚCI SIDRA, GM. SIDRA, POW. SOKÓŁKA	Data: 30/01/2014
Przedmiot rysunku: PROJEKT ZAGOSPODAROWANIA TERENU	Podpis:
Projektant: inż. Eugeniusz Łazewski	Uprawnienia: Up. gosp. i kier. bud. i robót w spec. met. iż. w zakresie i met. gazowych oraz klim.-went. Nr 763/99 met.-cz. w spec. i met. sanitarnej Bz/31/76 Nr 102/95/93/01 w P.O.I.I.B.
Sprawdzający: mgr inż. Jacek Łazewski	Uprawnienia: Up. bud. Nr 158/02 do projektowania w spec. met. bez ograniczeń w zakresie spec. iż. i urecz. wod.-k., ciepł., wentyl. i gaz. Nr PDL/S/0640/03 w P.O.I.I.B.